

MAPA DO CELÓW PROJEKTOWYCH

Skala mapy	1:500
Województwo, powiat	świętokrzyskie, sandomierski
Jednostka ewidencyjna (nazwa, identyfikator)	Dwikozy 260902_2
Obręb ewidencyjny (nazwa, identyfikator)	Dwikozy 0004
Identyfikator zgłoszenia pracy geodezyjnej	GK.6640.1295.2021
Oznaczenie układu współrzędnych	prostokątnych płaskich wysokości
	2000 strefa 7 Kronsztadt '86
Oznaczenie numeru sekcji	7.140.27.25.2.1
Obszar aktualizacji oznaczono kolorem czerwonym	

Mapa powstała na podstawie bazy danych przekazanej przez PODGIK w Sandomierzu i pomiaru aktualizacyjnego.
Nie wyklucza się istnienia w terenie innych, nie wykazanych na niniejszej mapie elementów uzbrojenia terenu, które nie były zgłoszone do inwentaryzacji powykonawczej, o których brak jest informacji w PODGIK w Sandomierzu.

Mapa wykonana z wyłączeniem treści § 31 ust. 1 i 2 rozporządzenia Ministra Rozwoju z dnia 18 sierpnia 2020 r. w sprawie standardów technicznych wykonywania geodezyjnych pomiarów sytuacyjnych i wysokościowych oraz opracowywania i przekazywania wyników tych pomiarów do państwowego zasobu geodezyjnego i kartograficznego.

W obszarze aktualizacji nie badano występowania służebności gruntowych.

Wykonawca prac geodezyjnych:

Kierownik prac geodezyjnych:

Geodezja
mgr inż. Marcin Machuła
1 Maja 64a/20, 27-500 Opatów
601 251 412 mmachula@op.pl
NIP 863-141-69-55, REGON 260374740

Geodeta
mgr inż. Marcin Machuła
upr. geod. nr 23529

Mapę opracował mgr inż. Marcin Machuła dnia 23 lipca 2021 r.

Zgodnie z art. 12b ust. 5a-5c ustawy z dnia 17 maja 1989 r. Prawo Geodezyjne i Kartograficzne (Dz. U. 2020 poz. 2052) oświadczam, że operat techniczny zawierający rezultaty prac geodezyjnych w wyniku których powstał niniejszy dokument uzyskał pozytywny wynik weryfikacji. Jestem świadomy odpowiedzialności karnej za złożenie fałszywego oświadczenia.

Identyfikator zgłoszenia prac geodezyjnych	GK.6640.1295.2021
Organ Służby Geodezyjnej i Kartograficznej	Starosta Sandomierski
Nr i data wystawienia protokołu zawierającego wynik pozytywnej weryfikacji	GK.6640.1295.2021.1 02.08.2021 r.
Wykonawca prac geodezyjnych	GEODEZJA mgr inż. Marcin Machuła
Imię i nazwisko oraz nr uprawnień zawodowych kierownika prac geodezyjnych	mgr inż. Marcin Machuła upr. geod. nr 23529


Wykonawca prac geodezyjnych:

Geodezja
mgr inż. Marcin Machuła
ul. 1 Maja 64a/20, 27-500 Opatów
601 251 412 mmachula@op.pl
NIP 863-141-69-55, REGON 260374740

Z up. STAROSTY
Kierownik Referatu Nieruchomości
mgr Zbigniew Wiercioch

Załącznik do decyzji
GN. 6821.1.27.2022
z dnia 23.05.2022 r.

STAROSTA SANDOMIERSKI
27-600 Sandomierz; ul. Mickiewicza 34
tel. (15) 832 32 43; fax (15) 832 28 29

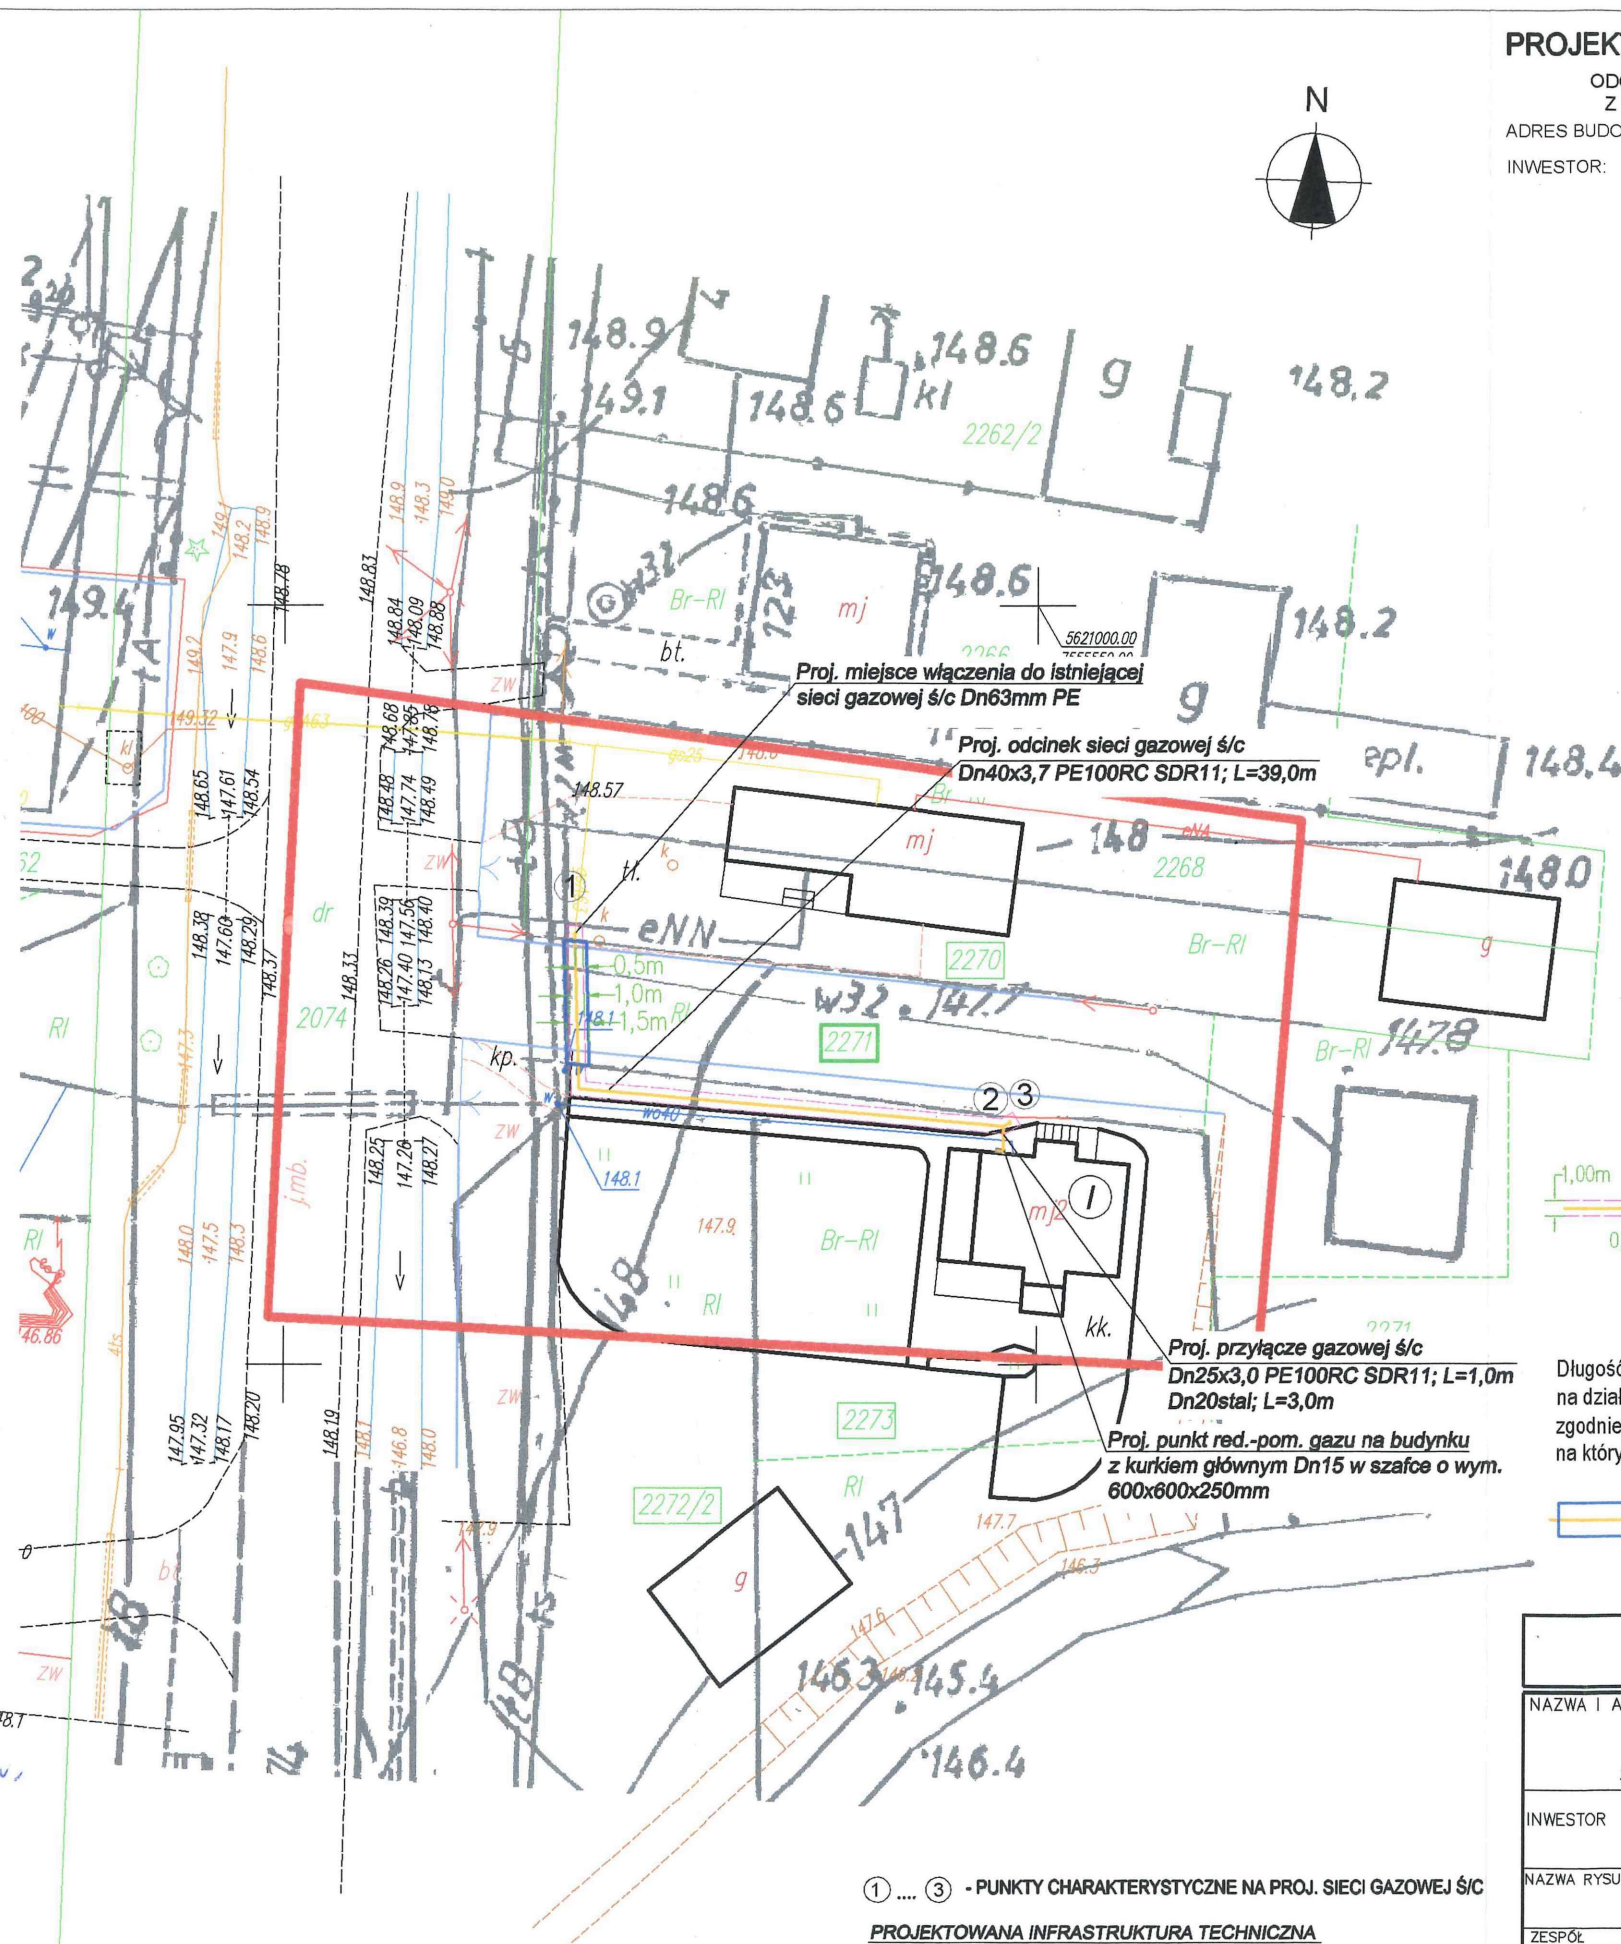

① ③ - PUNKTY CHARAKTERYSTYCZNE NA PROJ. SIECI GAZOWEJ Ś/C


PROJEKTOWANA INFRASTRUKTURA TECHNICZNA

- g PROJEKTOWANY ODCINEK SIECI GAZOWEJ Ś/C
Dn 40x3,7 PE100RC SDR11; L= 39,0m
- g PROJEKTOWANE PRZYŁĄCZE GAZOWE Ś/C
Bud. ① dz. nr ewid. 2273:
Dn 25x3,0 PE100-RC SDR11; L= 1,0m
Dn 20stal; L=3,0m

PROJEKT ZAGOSPODAROWANIA TERENU 1 : 500

ODCINEK SIECI GAZOWEJ ŚREDNIEGO CIŚNIENIA
Z PRZYŁĄCZEM DO BUDYNKU MIESZKALNEGO
ADRES BUDOWY: 27-620 Dwikozy, ul. Sandomierska nr ew. dz. 2270, 2271, 2272/2, 2273

INWESTOR: POLSKA SPÓŁKA GAZOWNICTWA Sp. z o.o.
ODDZIAŁ ZAKŁAD GAZOWNICZY W KIELCACH
25-550 Kielce, ul. Loefflera 2

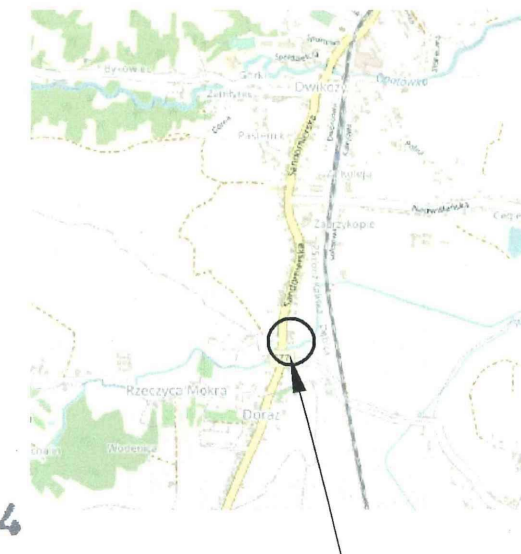


LOKALIZACJA INWESTYCJI

OBJAŚNIENIA:

- ZAKRES AKTUALIZACJI MAPY DO CELÓW PROJ.
- GRANICE DZIAŁEK OBJĘTYCH OPRACOWANIEM

 2271 działka objęta wnioskiem



projektowana sieć gazowa średniego ciśnienia
wraz z przyłączami z polietylenu (PE)
i strefą kontrolowaną gazociągu wynoszącą 1,00m
(po 0,50m z każdej strony osi gazociągu)
dł. sieci gazowej na dz. nr ew. 2271 wynosi L=8,0m

Długość i szerokość pasa montażowego dla proj. gazociągu
na działce nr ewid. 2271 wynosi: łączna długość 8,0m i szerokość ok. 1,50m
zgodnie z załączonym projektem zagospodarowania terenu,
na którym został naniesiony pas montażowy (kolorem niebieskim)

Pole powierzchni zajęte przez pas montażowy
na działce nr ewid. 2271 - 12,0 m²

AM-PROJEKT inż. Anna Mianowska
39-400 Tarnobrzeg, ul. Kopernika 26/25

NAZWA I ADRES OBIEKTU BUDOWLANEGO
ODCINEK SIECI GAZOWEJ ŚREDNIEGO CIŚNIENIA
Z PRZYŁĄCZEM DO BUDYNKU MIESZKALNEGO
27-620 Dwikozy, ul. Sandomierska nr ew. dz. 2270, 2271, 2272/2, 2273

INWESTOR
POLSKA SPÓŁKA GAZOWNICTWA Sp. z o.o.
ODDZIAŁ ZAKŁAD GAZOWNICZY W KIELCACH
25-550 Kielce, ul. Loefflera 2

NAZWA RYSUNKU
PROJEKT ZAGOSPODAROWANIA TERENU

ZESPÓŁ PROJEKTOWY	IMIĘ I NAZWISKO	SPECJALNOŚĆ NR UPR. BUDOWLANYCH	PODPIS
PROJEKTANT	inż. Anna Mianowska	specjalność instalacyjna w zakresie sieci, instalacji urządzeń cieplnych, wentylacyjnych, gazowych, wodociągowych i kanalizacyjnych PDK/0237/PWOS/12	
SPRAWDZIŁ	mgr inż. Grażyna Stypa	specjalność instalacyjna w zakresie sieci, instalacji urządzeń cieplnych, wentylacyjnych, gazowych, wodociągowych i kanalizacyjnych PDK/0001/POOS/08	
Faza PROJ. BUD.	Branża Sanitarna	Skala 1:500	Data I 2022r.